


SKALA 1:500

dniesienia: PL-ETRF89, układ wsp. płaskich: PL-2000 strefa 6 (18°), układ wys.: PL-EVRF2007
Sekcje mapy: 6.191.25.15.2.3

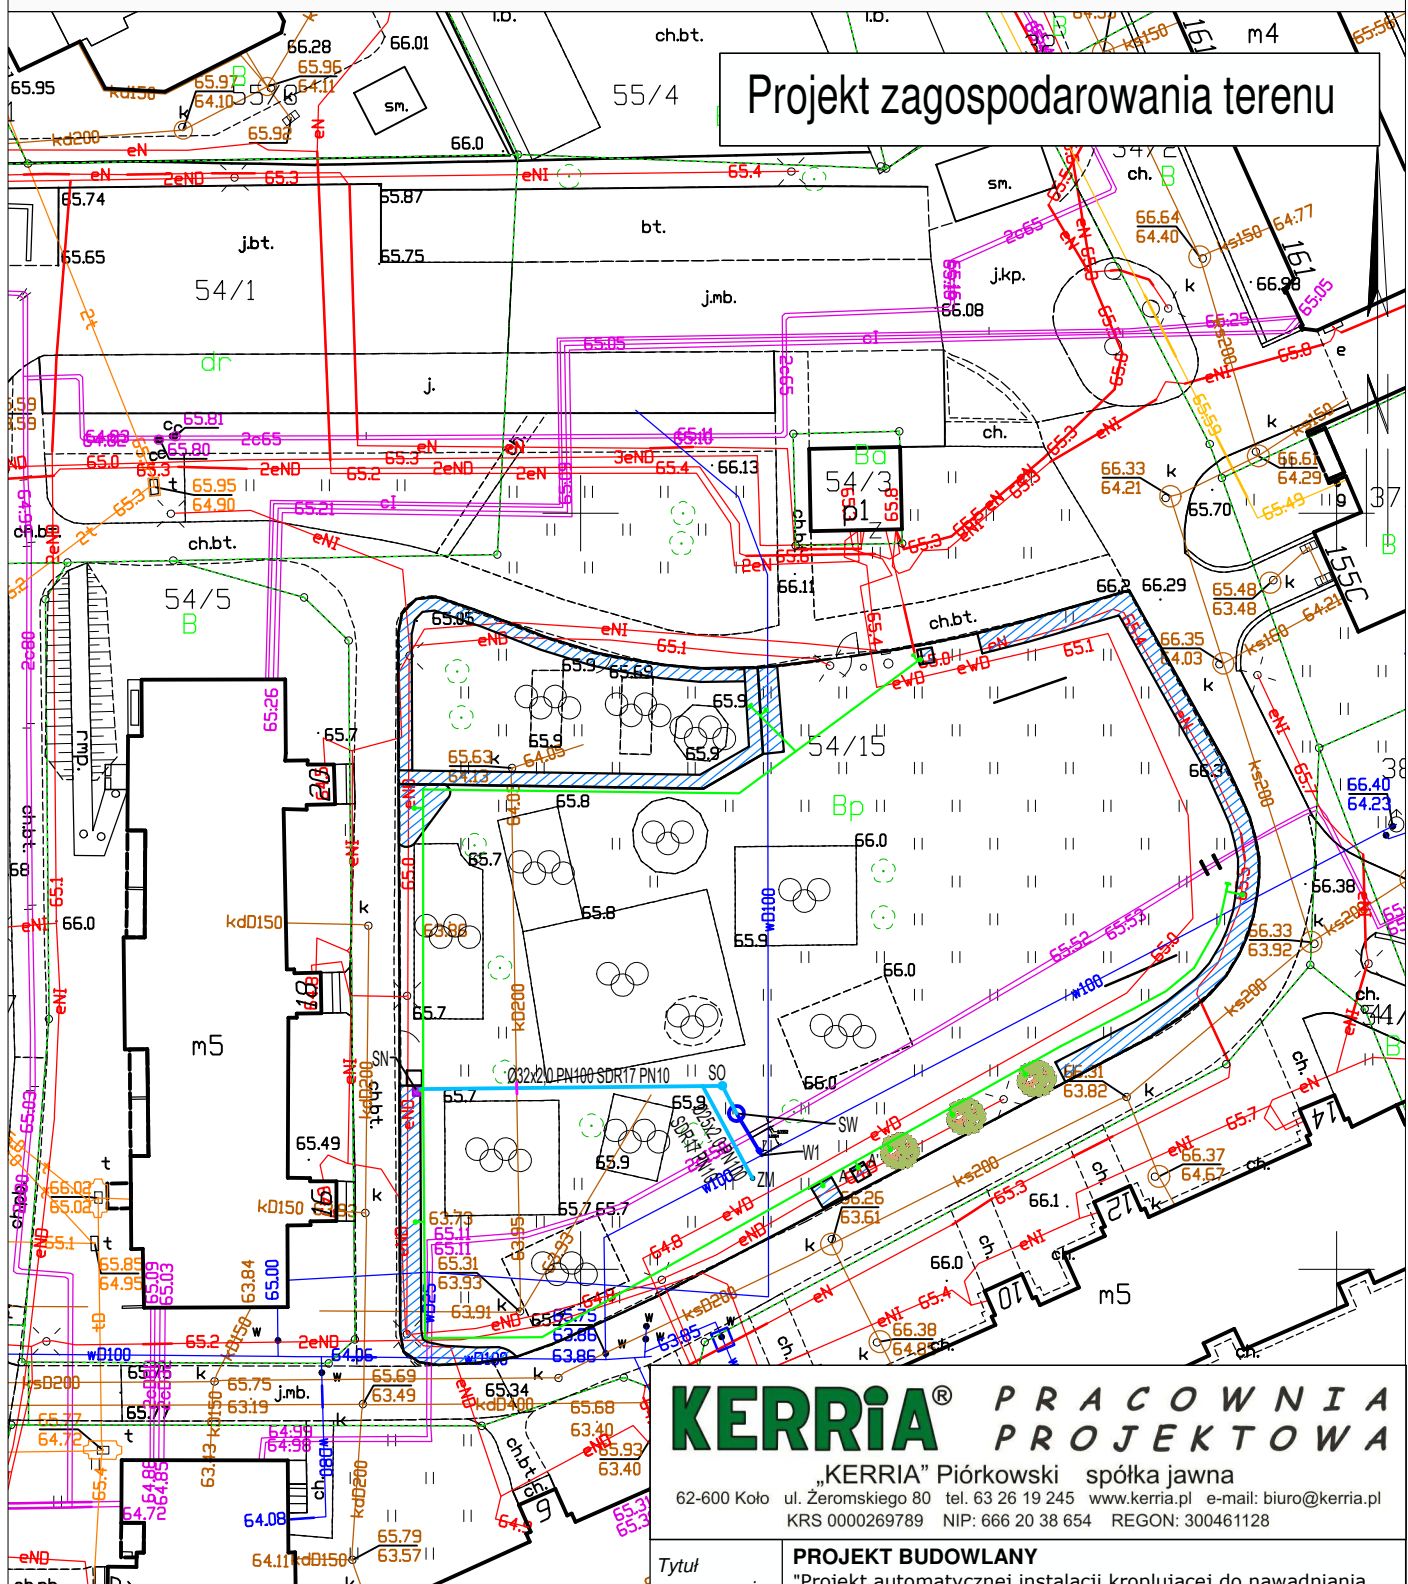

KERRIA® PRACOWNIA PROJEKTOWA

„KERRIA” Piórkowski spółka jawna
62-600 Koło ul. Żeromskiego 80 tel. 63 26 19 245 www.kerria.pl e-mail: biuro@kerria.pl
KRS 0000269789 NIP: 666 20 38 654 REGON: 300461128

Tytuł opracowania:	PROJEKT BUDOWLANY "Projekt automatycznej instalacji kroplującej do nawadniania grupy krzewów i rabat oraz słupka zraszającego z podstawą betonową na powierzchni utwardzonej"	
Nazwa rys:	Projekt zagospodarowania terenu	
Inwestor:	Gmina Miasta Toruń ul. Wały Generała Sikorskiego 8 87-100 Toruń	
Lokalizacja:	Miejski plac rekreacyjny „Topolowy Ludzik” zlokalizowany pomiędzy ulicami Szosa Chełmińska, Długa, Hurynowicz w Toruniu	
Projektowała:	mgr inż. Irmina Ziółkowska upr. nr WKP/0358/POOS/09	podpis:
	mgr inż. arch. kraj. Anna Piotrowska UP, Wydz. OIAK, dypl. nr 51178	podpis:
Data:	sierpień 2021r.	Rys: PB/1

OZNACZENIA:

- projektowane przyłącze wodociągowe Ø32x3,0 PE100 SDR11 PN16
- W1 punkt włączenia do wodociągu głównego
- SW studnia wodomierzowa
- z zasawa
- instalacja wodociągowa
- SO studzienka odwadniająca
- SN studnia elektroizolacyjna systemu nawadniania
- ZM zamglawiacz
- rura PE Ø32 rozprowadzająca do automatycznego systemu nawadniania
- wyjscie na linię kroplującą Ø16
- teren nawadniany linią kroplującą 16C/16 mb/m²
- 2 pętle z linii kroplującej wokół drzewa