


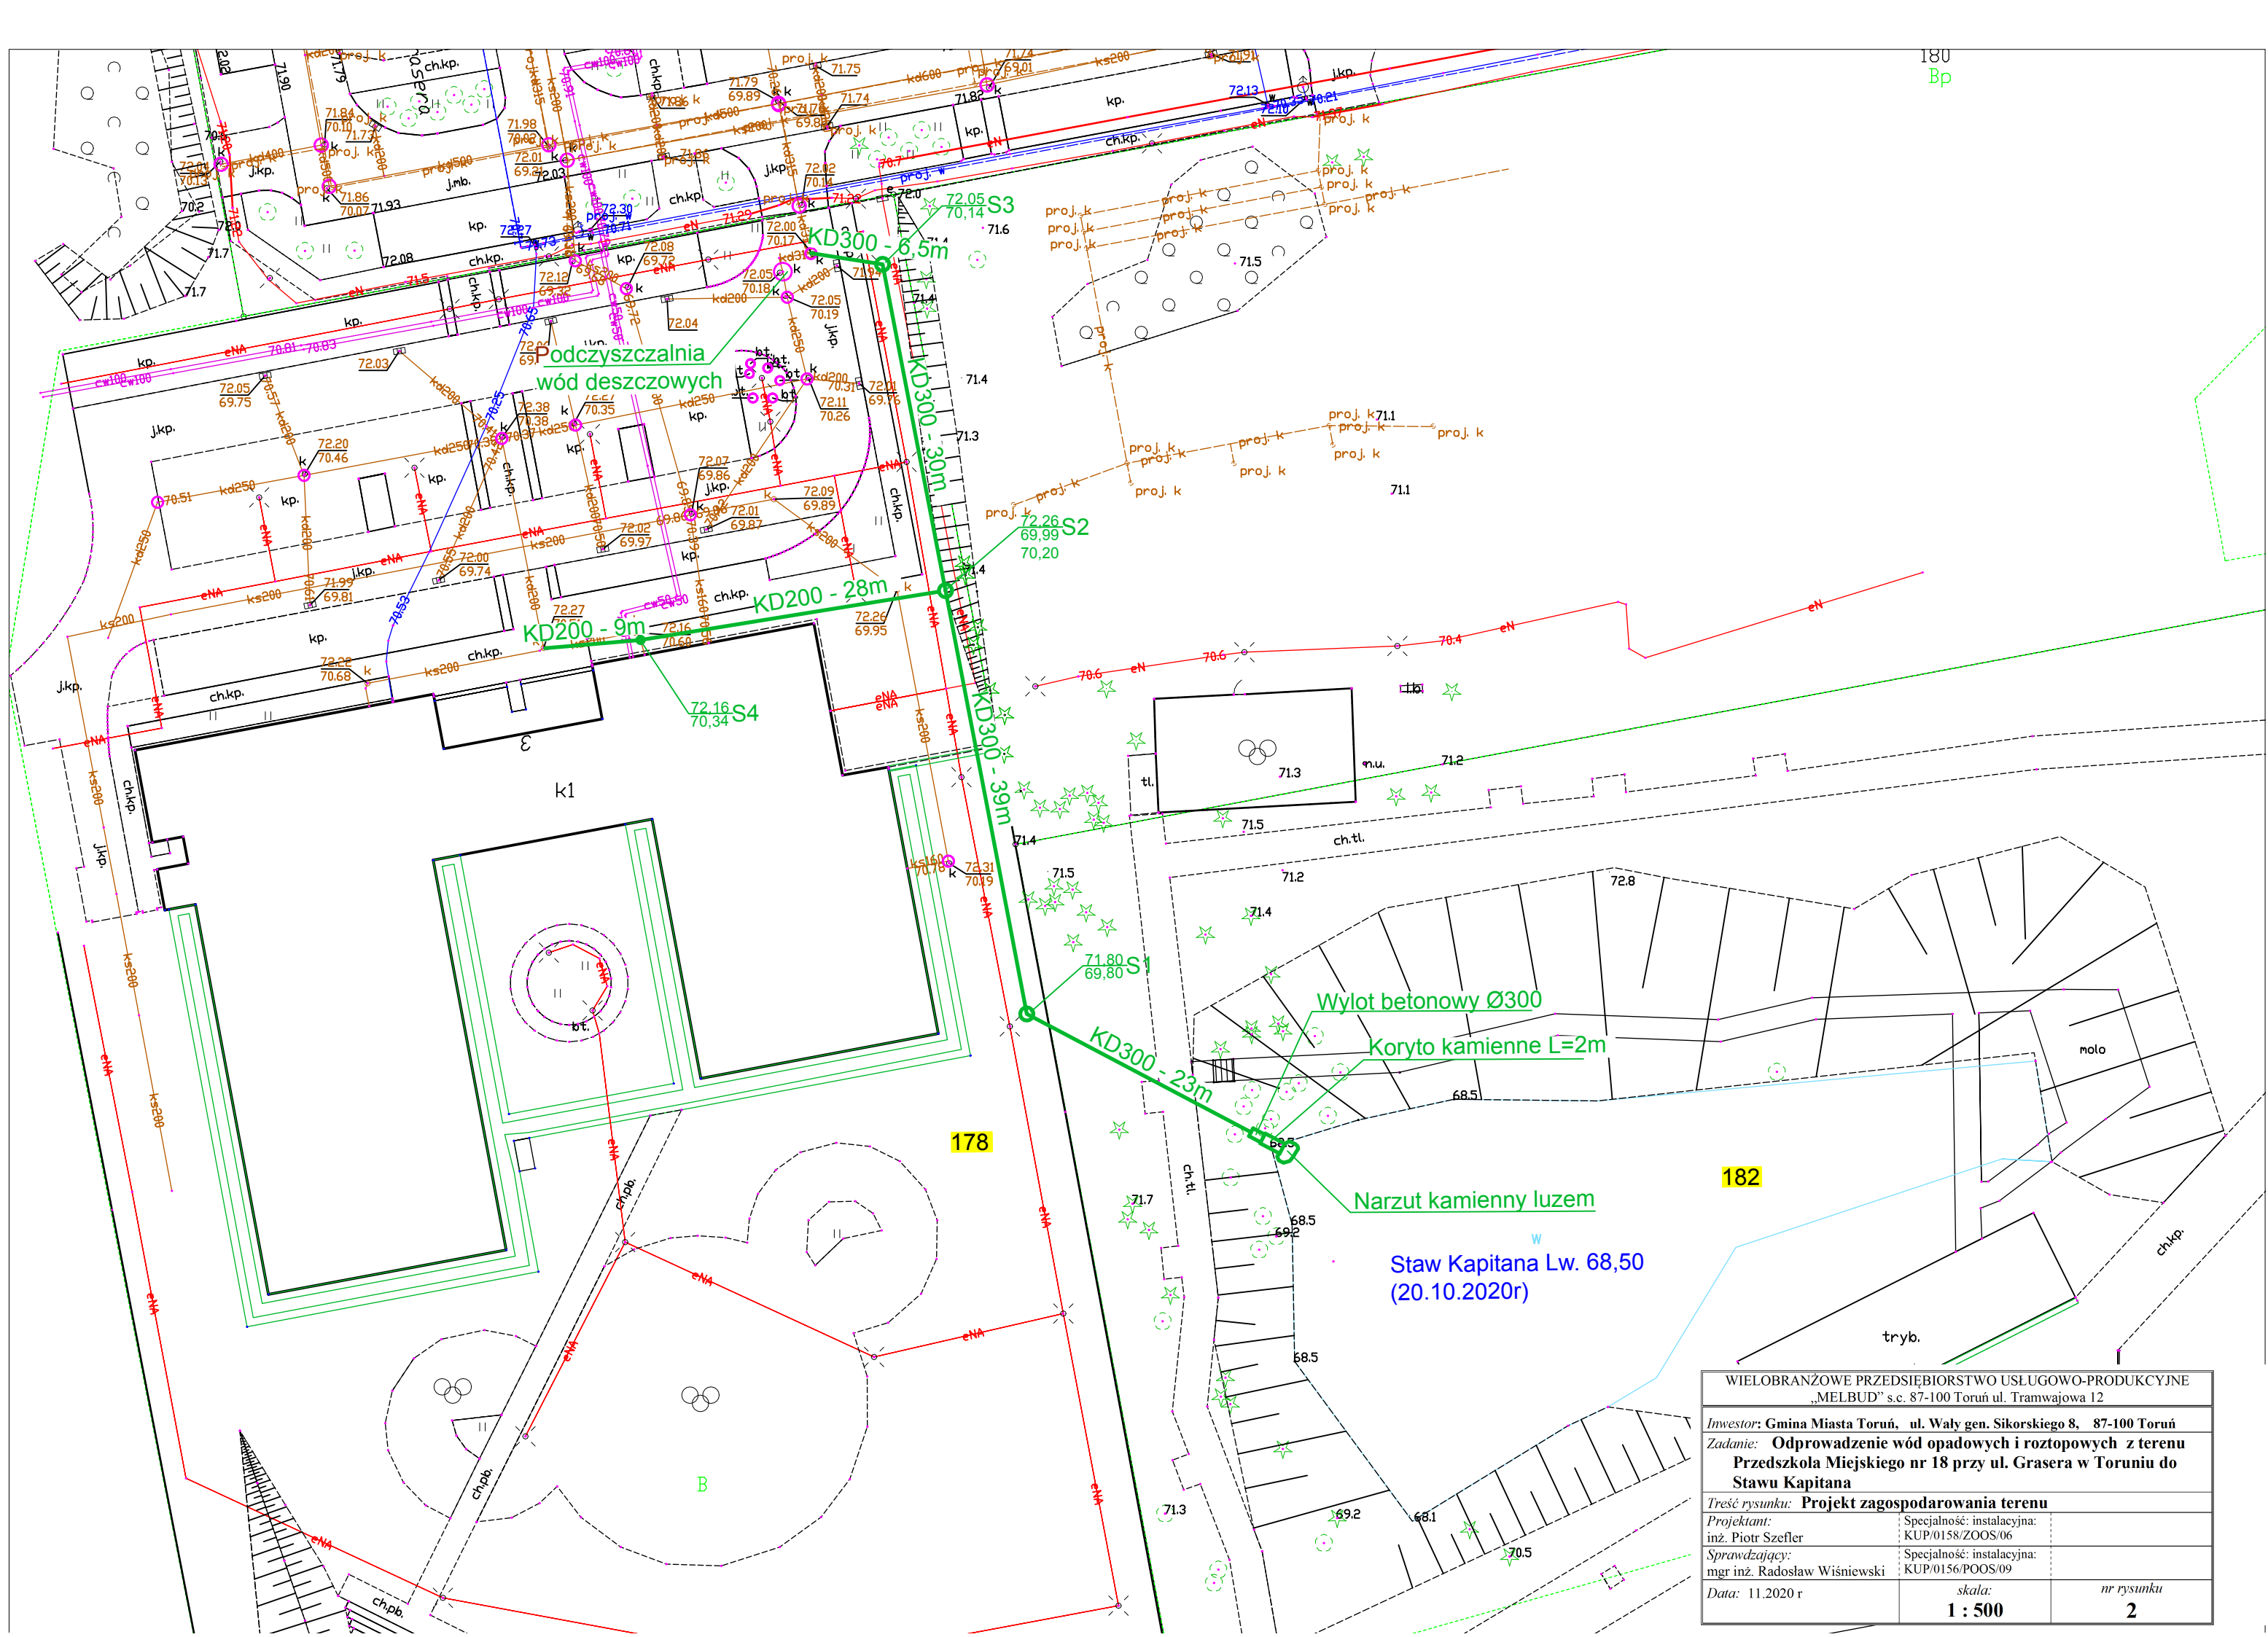

WIELOBRANŻOWE PRZEDSIĘBIORSTWO USŁUGOWO-PRODUKCYJNE „MELBUD” s.c. 87-100 Toruń ul. Tramwajowa 12		
Inwestor: Gmina Miasta Toruń, ul. Wały gen. Sikorskiego 8, 87-100 Toruń		
Zadanie: Odprowadzenie wód opadowych i roztopowych z terenu Przedszkola Miejskiego nr 18 przy ul. Grasera w Toruniu do Stawu Kapitana		
Treść rysunku: Projekt zagospodarowania terenu		
Projektant: inż. Piotr Szeffler	Specjalność: instalacyjna: KUP/0158/ZOOS/06	
Sprawdzający: mgr inż. Radosław Wiśniewski	Specjalność: instalacyjna: KUP/0156/POOS/09	
Data: 11.2020 r	skala: 1 : 500	nr rysunku 2