


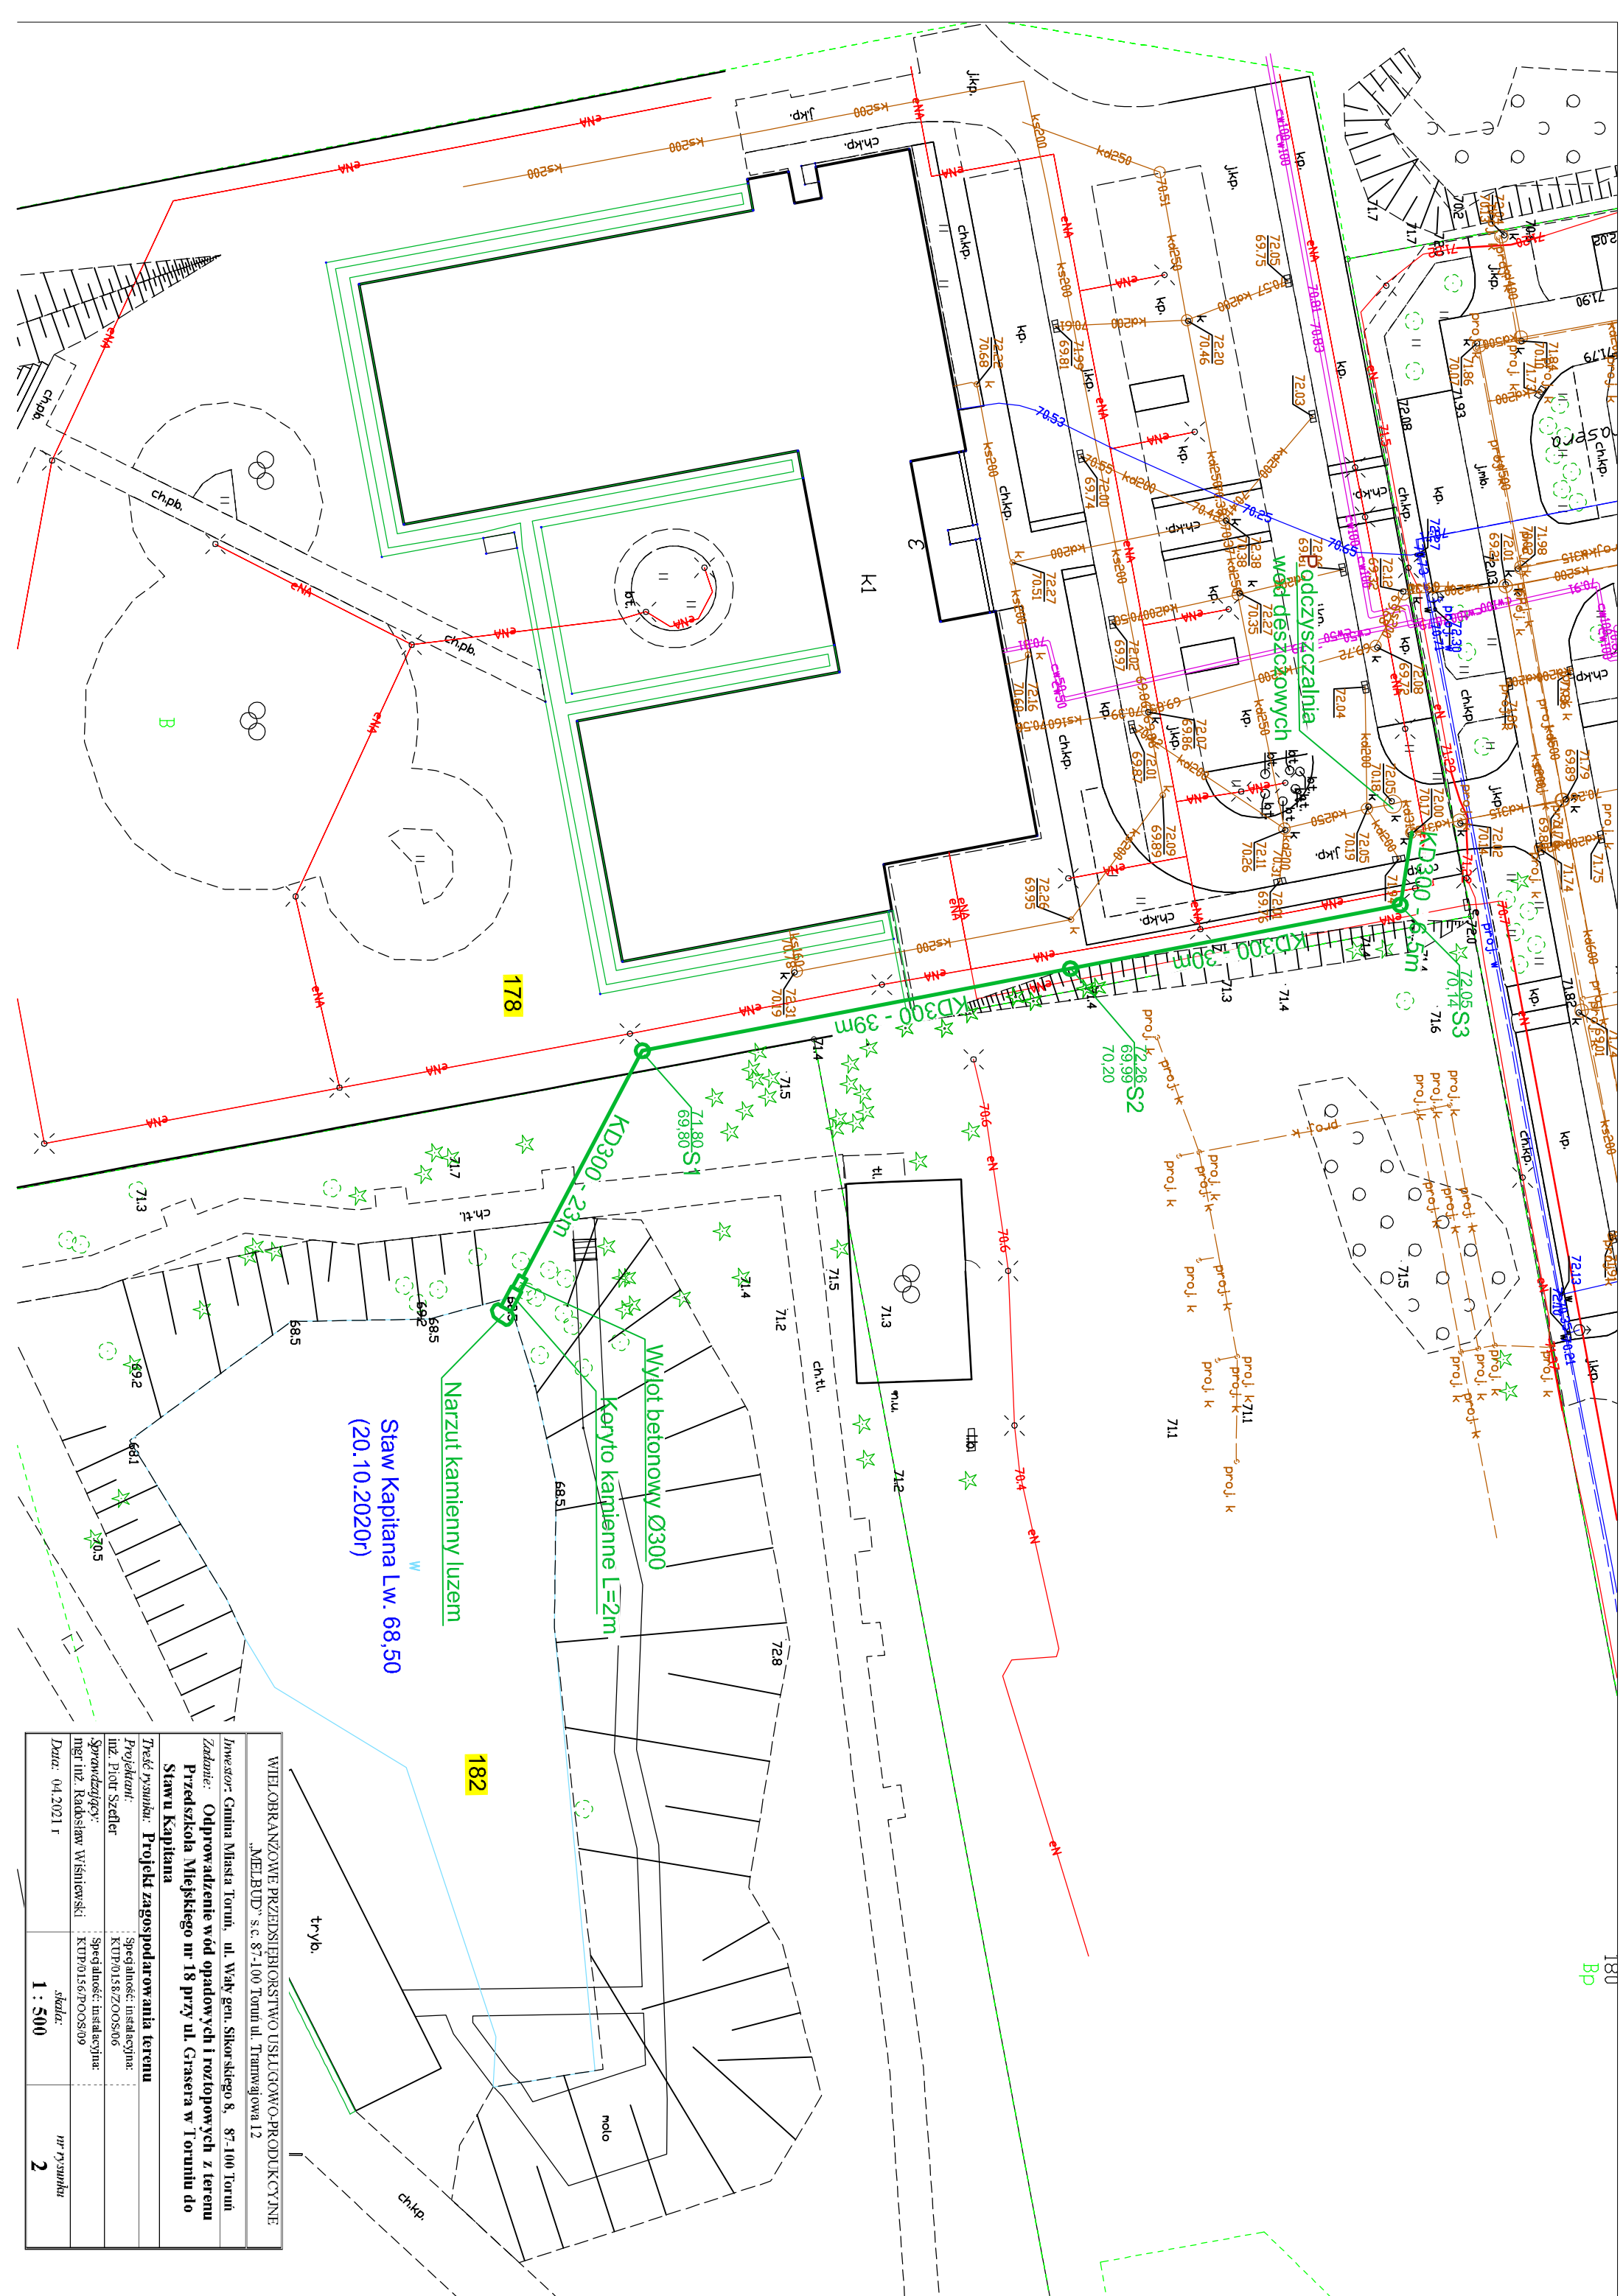

WIELOBRANŻOWE PRZEDSIĘBIORSTWO USŁUGOWO-PRODUKCYJNE „MELBUD” s.c. 87-100 Toruń ul. Tramwajowa 12		
Inwestor: Gmina Miasta Toruń, ul. Wąży gen. Sikorskiego 8, 87-100 Toruń		
Zadanie: Odprowadzenie wód opadowych i roztopowych z terenu Przedszkola Miejskiego nr 18 przy ul. Gracera w Toruniu do Stawu Kapłana		
Twórca projektu: Projekt zagospodarowania terenu		
Projektant: inż. Piotr Szecler	spec. almuoż: inżynieria: KUTP.01.55.2Z.OO.S05.06	
„Sprawdzający”: inż. mgr inż. Radosław Wisniewski	Spec. almuoż: inżynieria: KUTP.01.56.7P.OO.S09	
Data: 04.2021 r	skala: 1 : 500	nr rysunku: 2