


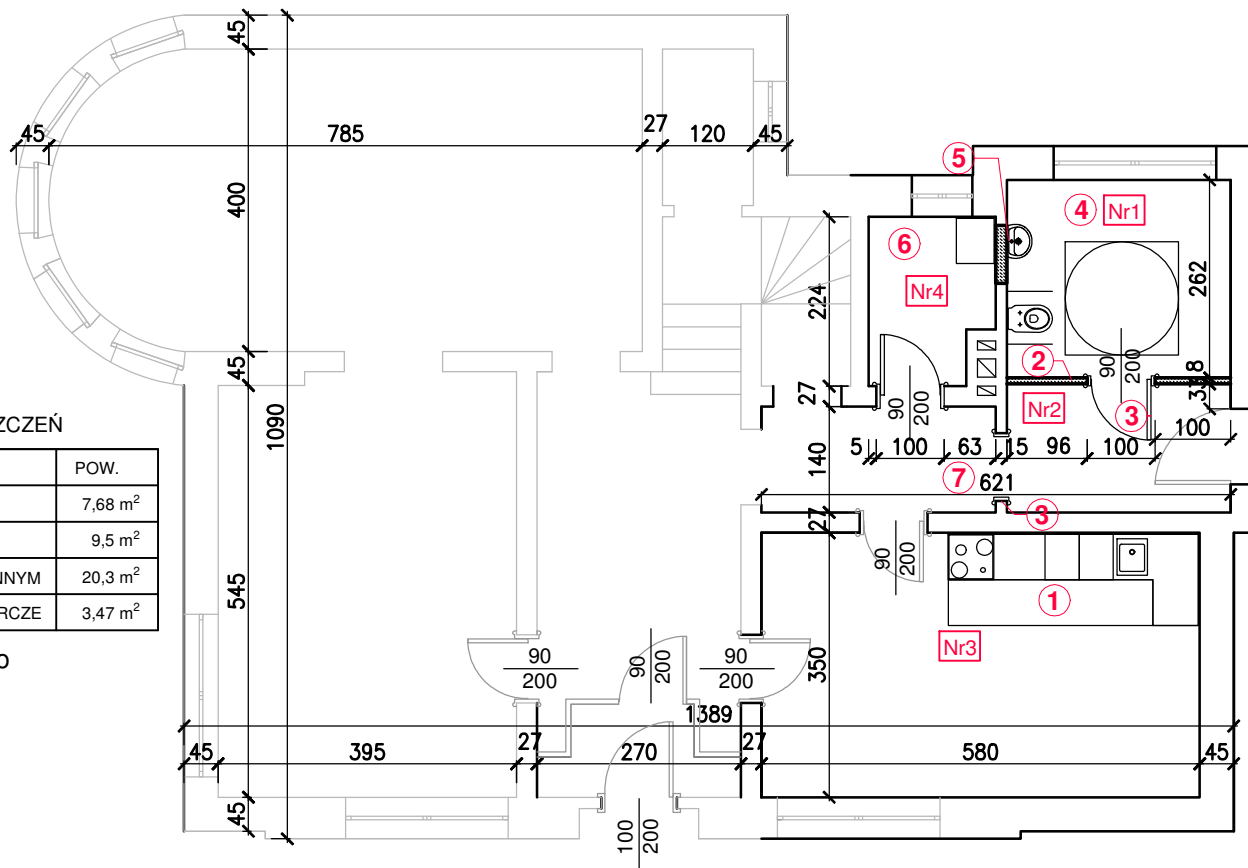

WYKAZ POMIESZCZEŃ

NR	NAZWA	POW.
Nr 1	ŁAZIENKA PRZYSTOSOWANA DLA NPS	7,68 m ²
Nr 2	KORYTARZ	9,5 m ²
Nr 3	POKÓJ Z ANEKSEM KUCHENNYM	20,3 m ²
Nr 4	POMIESZCZENIE GOSPODARCZE	3,47 m ²

Wymiary otworów podano w świetle ościeżnicy.

- 1. Lokalizacja w pokoju reprezentacyjnym od strony ogrodu aneksu kuchennego** (wykonanie punktowego podłączenia urządzeń kuchennych do instalacji wodociągowej i kanalizacyjnej, wykonanie dodatkowych gniazdek elektrycznych w obszarze aneksu, ułożenie wykładziny PCV w obszarze aneksu bez konieczności otworowania parkietu).
- 2. Wydzielenie ścianą działową z betonu komórkowego gr. 8 cm** pomieszczenia przeznaczonego na WC dla niepełnosprawnych i korytarza do werandy.
- 3. Demontaż skrzydła drzwiowego** z pozostawieniem istniejącej ościeżnicy i jego ponowny montaż w nowej ościeżnicy w projektowanej ścianie działowej po wykonaniu otworów wentylacyjnych.
- 4. Lokalizacja WC dostosowanego do potrzeb osób niepełnosprawnych** (demontaż urządzeń kuchennych i wyposażenia, ułożenie płytek posadzkowych i ściennych oraz malowanie ścian, wykonanie punktowego podłączenia armatury i urządzeń instalacji wodociągowej i kanalizacyjnej).
- 5. Zamurowanie istniejącego otworu** bloczkami z betonu komórkowego.
- 6. Wydzielenie dodatkowego pomieszczenia gospodarczego** (wykucie otworu drzwiowego, demontaż istniejących urządzeń kuchennych i wyposażenia, wykonanie punktowego podłączenia pralki do instalacji wodociągowej i kanalizacyjnej, wykonanie dodatkowych/przełożenie istniejących gniazdek elektrycznych, ułożenie płytek posadzkowych oraz malowanie ścian).
- 7. Ułożenie płytek posadzkowych i malowanie ścian w nowowydzielonym korytarzu.**

Zakres projektowanej przebudowy wewnątrz budynku odnosi się do pomieszczeń opisanych na rzucie. W pozostałych pomieszczeniach należy dokonać bieżącej konserwacji polegającej na malowaniu ścian.

Budynek jest wyposażony w podlegające ochronie elementy wyposażenia i wykończenia, które należy bezwzględnie zachować (zabytkowe stolarki, oryginalne lampy, kominek narożny, gzymsy drewniane, mosiężny karnisz, półkoliste wykończenie styku ścian i sufitów, schody i podłogi itp.)

Podejścia instalacji elektrycznej, wodociągowej i kanalizacyjnej niezbędne do prawidłowego funkcjonowania urządzeń i armatury wyprowadzić punktowo przez strop w miejscu lokalizacji urządzeń ze szczególną dbałością o parkiet, a całość instalacji prowadzić pod stropem.

JEDNOSTKA PROJEKTOWA: ELEKTROWNIE WODNE ZENERIS SP. Z O.O.
UL. PADEREWSKIEGO 7, 61-770 POZNAŃ
ADRES DO KORESPONDENCJI: UL. PADEREWSKIEGO 8, 61-770 POZNAŃ

NAZWA INWESTYCJI: PRZEBUDOWA BUDYNKU PRZY UL. GRUNWALDZKIEJ 38 W TORUNIU

INWESTOR: GMINA MIASTO TORUŃ
UL. WAŁY GEN. SIKORSKIEGO 8
87-100 TORUŃ

ADRES INWESTYCJI: NR DZ.: 318
OBREB: 0036
JEDN. EWID.: 046301_1 TORUŃ
GMINA: TORUŃ
POWIAT: M. TORUŃ
WOJ.: KUJAWSKO-POMORSKIE

NR UMOWY: 122 / 2019 z dnia 30.09.2019

NR PROJEKTU: 2019/19

STADIUM: PROJEKT BUDOWLANY

TREŚĆ RYSUNKU:

RZUT PRZYZIEMIA

DATA: 30.10.2019 SKALA: 1:100 NR RYSUNKU: 2

ARCHITEKTURA: mgr inż. arch. GRZEGORZ CENCEK
upr. w specj. architektonicznej nr 465/87/Pw

PODPIS:

KONSTRUKCJA: mgr inż. STEFAN WYCZKOWSKI
upr. w specj. konstr.-bud. nr WKP/0286/PWOK/15

PODPIS:

OPRACOWAŁA: mgr inż. KINGA CHWIAŁKOWSKA

PODPIS: