


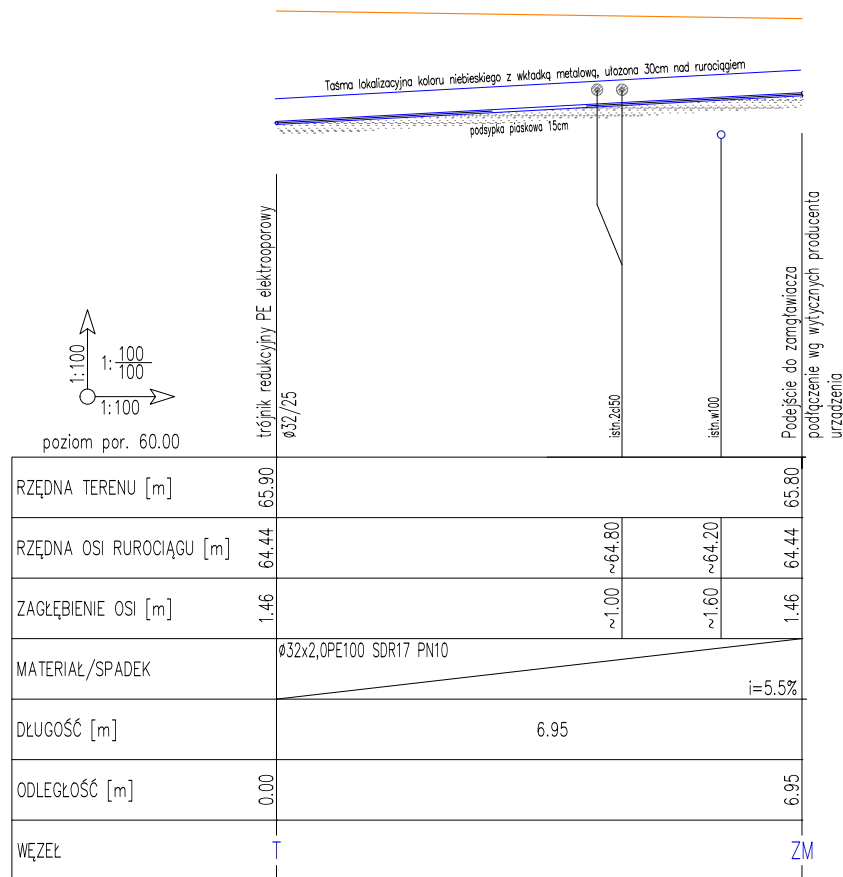

UWAGA!

- 1.RZĘDNE PODANE WZGLĘDEM POZIOMU TERENU.
- 2.Domiar od istniejącego uzbrojenia są orientacyjne, podane na podstawie danych zawartych na mapie do celów projektowych.
- 3.W pobliżu istniejącego uzbrojenia roboty prowadzić ręcznie.
- 4.Przytęczyć wykonać z rur PE100 SDR17 PN10

KERRIA® PRACOWNIA PROJEKTOWA

„KERRIA” Piórkowski spółka jawna
62-600 Koło ul. Żeromskiego 80 tel. 63 26 19 245 www.kerria.pl e-mail: biuro@kerria.pl
KRS 0000269789 NIP: 666 20 38 654 REGON: 300461128

Tytuł opracowania:	PROJEKT BUDOWLANY "Projekt automatycznej instalacji kroplującej do nawadniania grupy krzewów i rabat oraz słupka zraszającego z podstawą betonową na powierzchni utwardzonej"		
Nazwa rys:	Profil podłużny instalacji wodociągowej na odc. T-ZM		
Inwestor:	Gmina Miasta Toruń ul. Wały Generała Sikorskiego 8 87-100 Toruń		
Lokalizacja:	Miejski plac rekreacyjny „Topolowy Ludzik” zlokalizowany pomiędzy ulicami Szosa Chelmińska, Długa, Hurynowicz w Toruniu		
Projektowała:	mgr inż. Irmína Ziółkowska upr. nr WKP/0358/POOS/09	podpis:	
	mgr inż. arch. kraj. Anna Piotrowska UP, Wydz. OIAK, dypl. nr 51178	podpis:	
Data:	sierpień 2021r.	Skala: 1:100/100	Rys: PB-S/5