 



 BUDEN BUDEN Biuro inżynierskie ul. Wolności 14A/1 01-652 Warszawa tel. 018-235-23-31 biuro@buden.pl	Budynki mieszkalne wielorodzinnym wraz z zagospodarowaniem terenu oraz infrastruktura techniczna.		Nazwa projektu ul. POLNICA, 87-100 TORUŃ OZ. Nr 15/55; 15/61, 86/73, 86/40		Data 2016.12		Tytuł projektu SAN-4.0		Skala 1:100	
	Nazwa obiektu Budynki mieszkalne wielorodzinne		Inwestor Inż. inż. Wojciech Zwan ul. Wolności 14A/1 01-652 Warszawa		Projektant Inż. inż. Adam Papaj ul. Wolności 14A/1 01-652 Warszawa		Wykonawca Inż. inż. Adam Papaj ul. Wolności 14A/1 01-652 Warszawa		Data 2016.12	

[illegible]

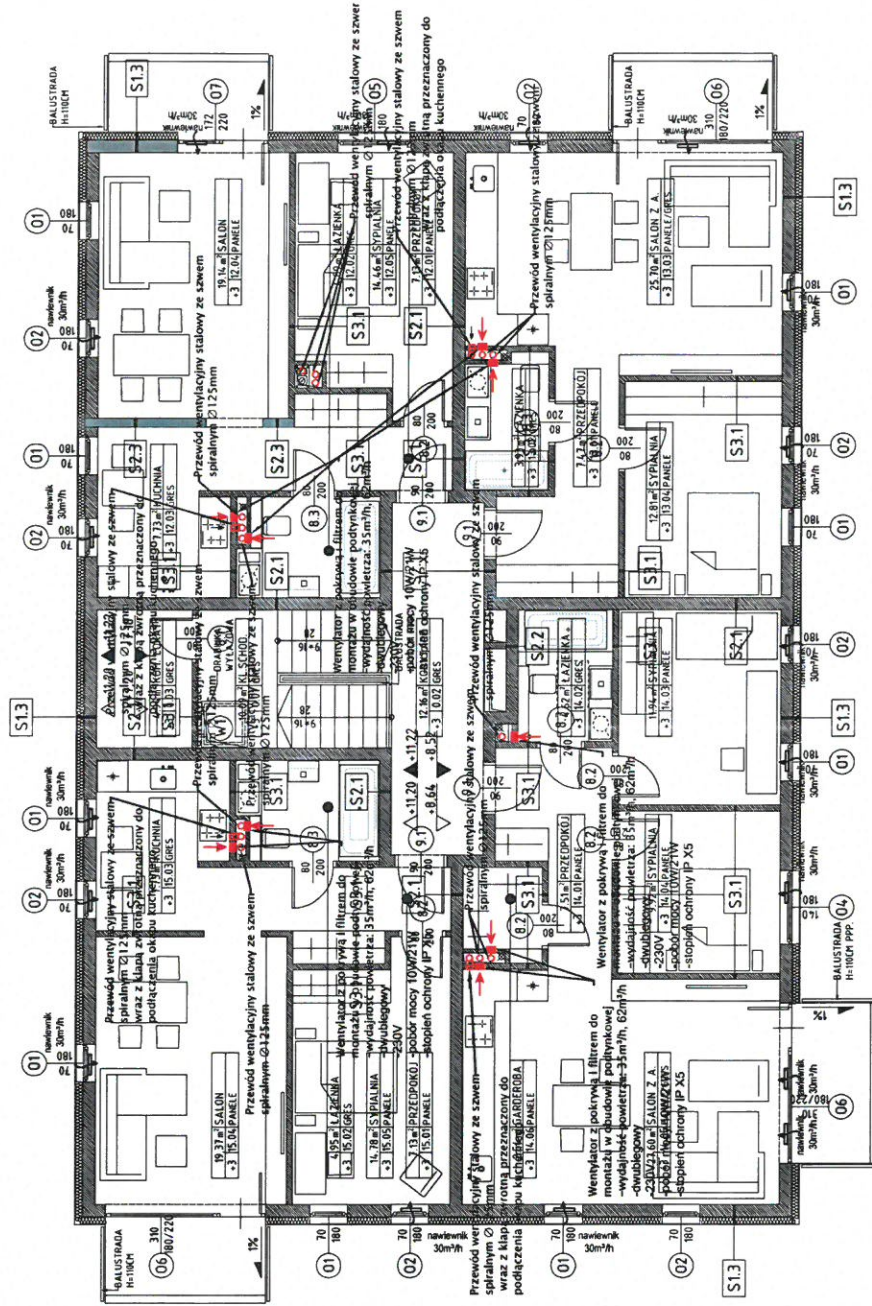

 BUDEN BIURO INŻYNIERSKIE	BRANŻA: SANITARNIA TYTUŁ: RYSEK Rzut piętra III Instalacja centralnego ogrzewania		SKALA: 1:100
	BUDEN Biuro Inżynierskie 80-462 Gdańsk, ul. Burzyńskiego 8A/14 NIP: 816-226-22-57 REGON: 221985130 www.buden.pl biuro@buden.pl		
NAZWA PROJEKTU Budynki mieszkalne wielorodzinne wraz z zagospodarowaniem terenu oraz infrastruktura techniczna.	PROJEKTANT: BRANŻA SANITARNIA mgr inż. Wojciech Zwan PDM/IS/5132/01 UPRAWNIENIA: BUDOWLANIE DO PROJEKTOWANIA BEZ OGRANICZEŃ W SPRAWACH: WODOKANALIZACJI I KANALIZACJI WYCIĄGOWEJ W SPRAWACH: WODOKANALIZACJI I KANALIZACJI WYCIĄGOWEJ		PROJEKT
	ADRES PROJEKTU ul. RODZIŃSKA 82-100 TORUŃ OZ NR 151/55, 151/61, 86/36, 160/40		PROJEKT
TYTUŁ PROJEKTU 1603	PROJEKTANT: BRANŻA SANITARNIA mgr inż. Wojciech Zwan PDM/IS/5132/01 UPRAWNIENIA: BUDOWLANIE DO PROJEKTOWANIA BEZ OGRANICZEŃ W SPRAWACH: WODOKANALIZACJI I KANALIZACJI WYCIĄGOWEJ W SPRAWACH: WODOKANALIZACJI I KANALIZACJI WYCIĄGOWEJ		PROJEKT
	TYTUŁ PROJEKTU 1603		PROJEKT
DATA 2016.12		NUMER RYSUNKU 420-291	SAN-4.3